

 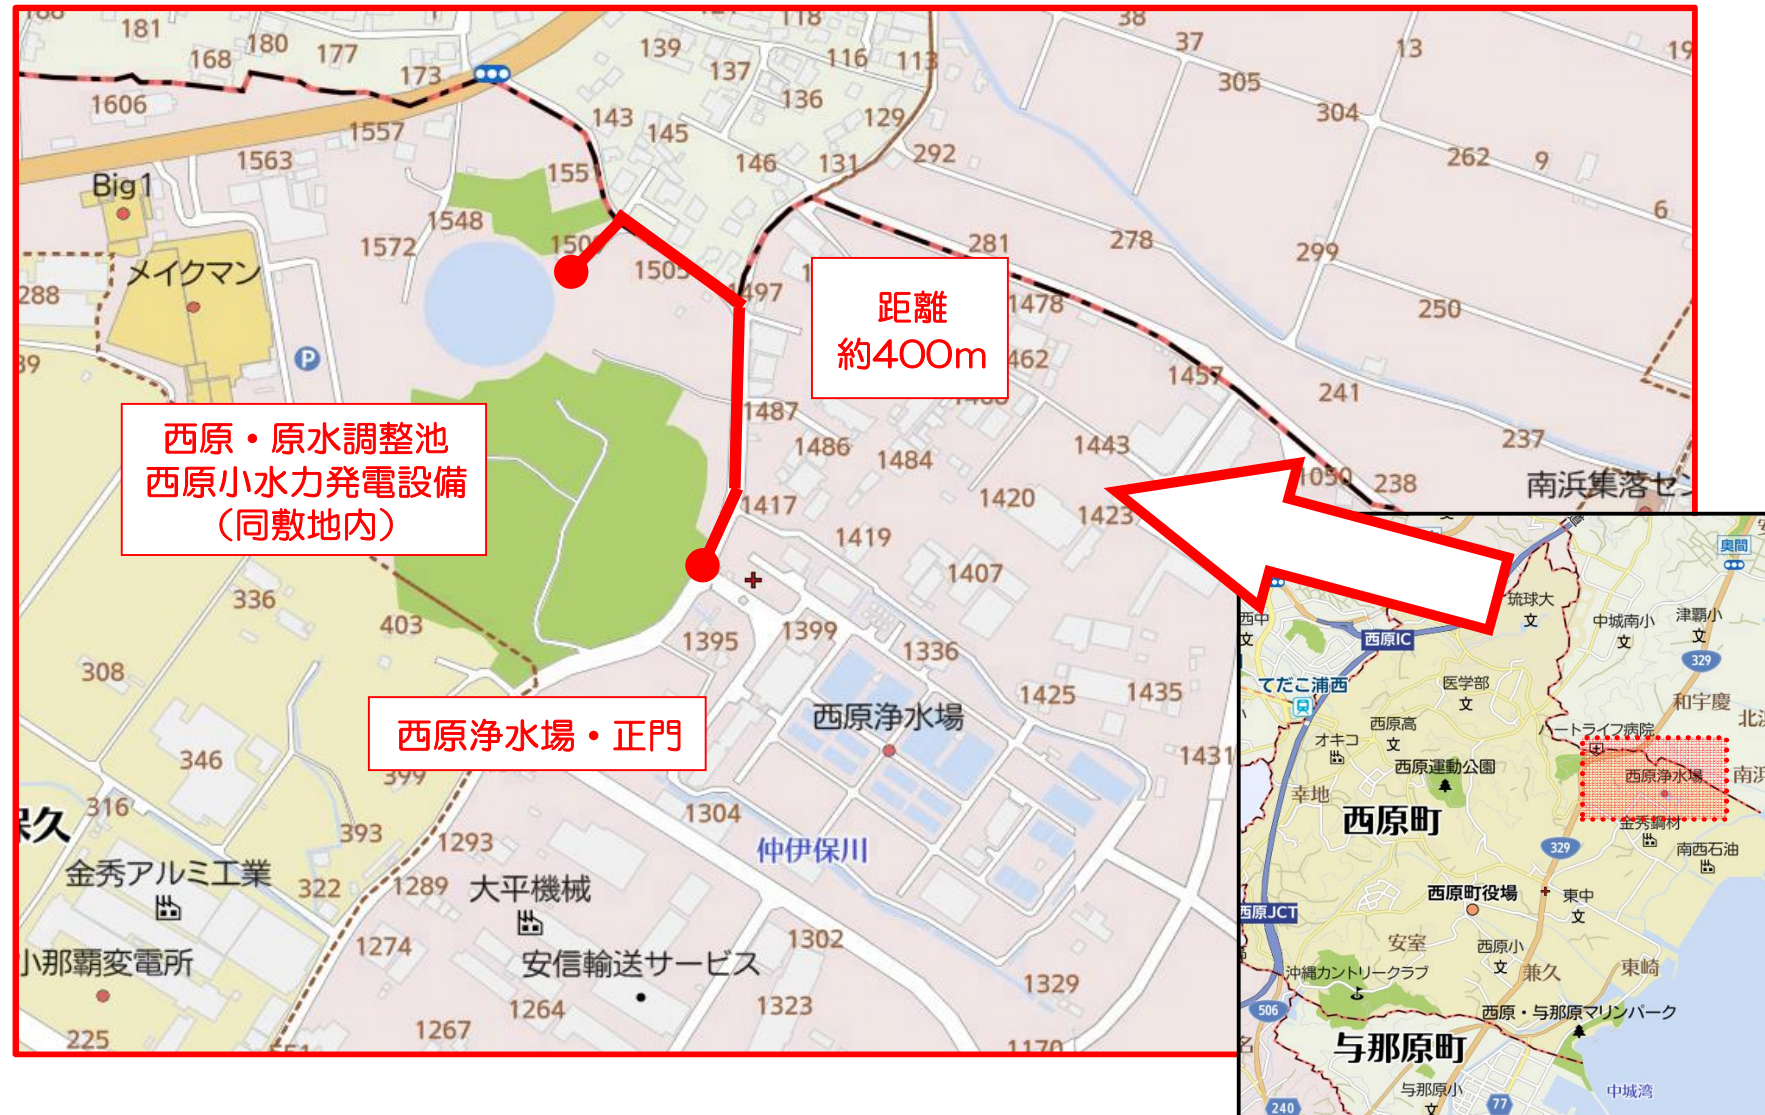


西原浄水場～西原小水力発電設備位置図

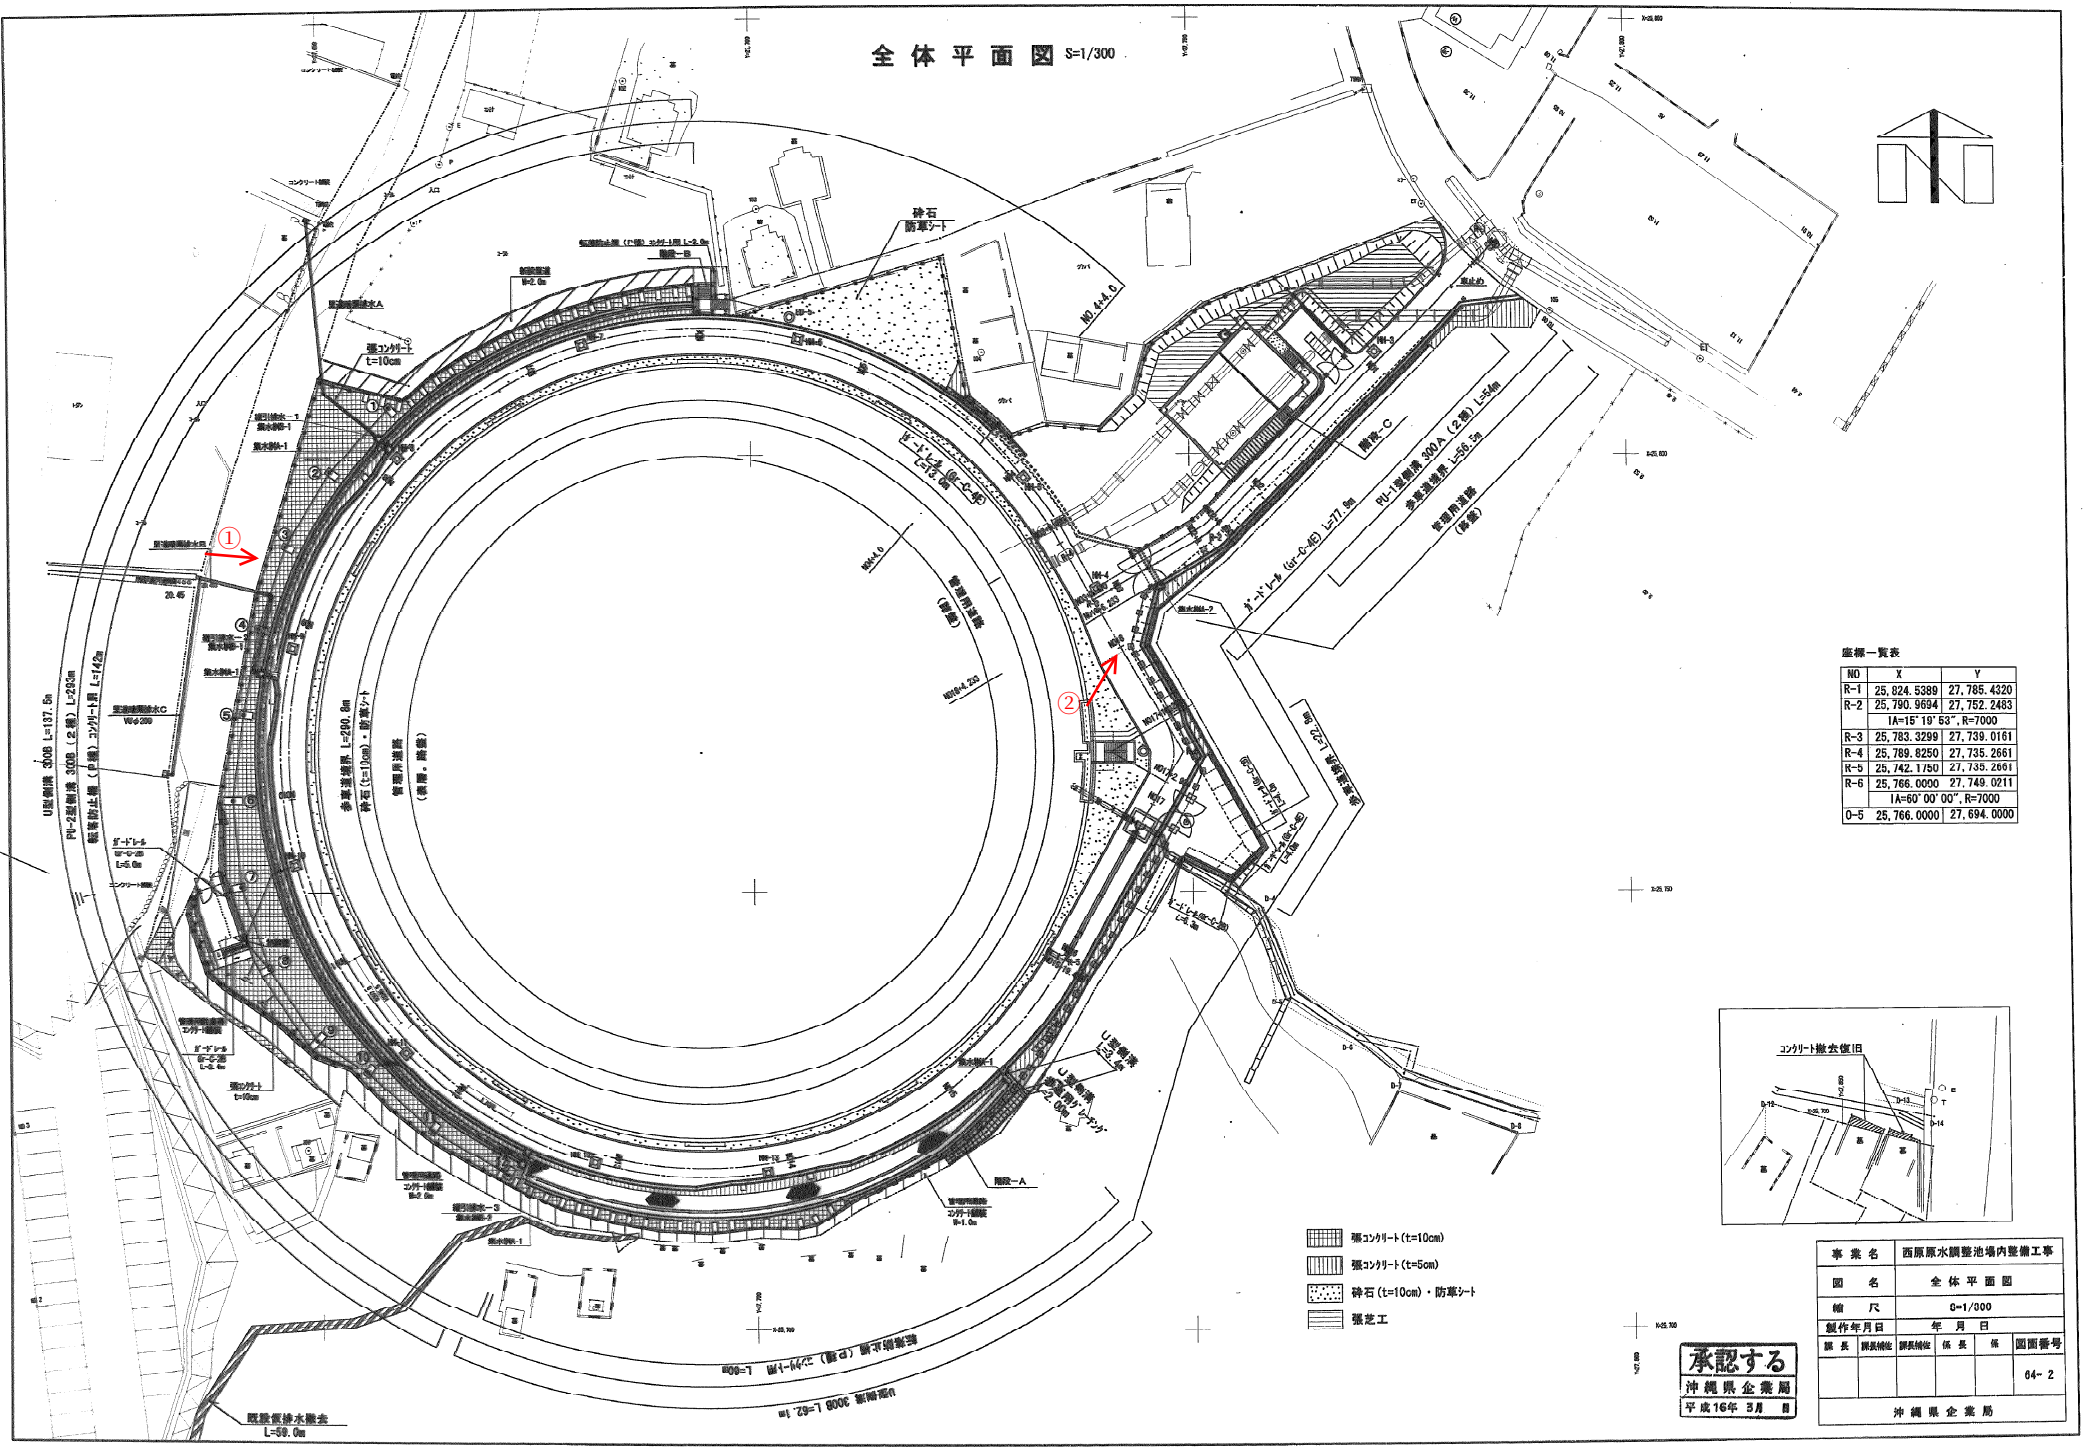


全体平面図 S=1/300



座標一覧表

NO	X	Y
R-1	25,824.5389	27,785.4320
R-2	25,790.9694	27,752.2483
IA=15°19'53", R=7000		
R-3	25,783.3299	27,739.0151
R-4	25,789.8250	27,735.2651
R-5	25,742.1750	27,735.2651
R-6	25,766.0000	27,749.0211
IA=60°00'00", R=7000		
O-5	25,766.0000	27,694.0000

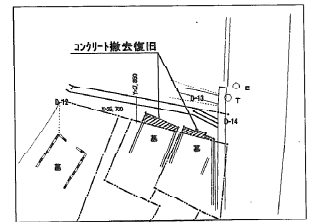


- コンクリート (t=10cm)
- コンクリート (t=5cm)
- 神石 (t=10cm)・防草シート
- 芝工

事業名	西原水調整池場内整備工事
図名	全体平面図
縮尺	0-1/300
製作年月日	年月日
製図	製図
監理	監理
図面番号	04-2
沖縄県企業局	

承認する
沖縄県企業局
平成16年 3月 日


03W015-0 04

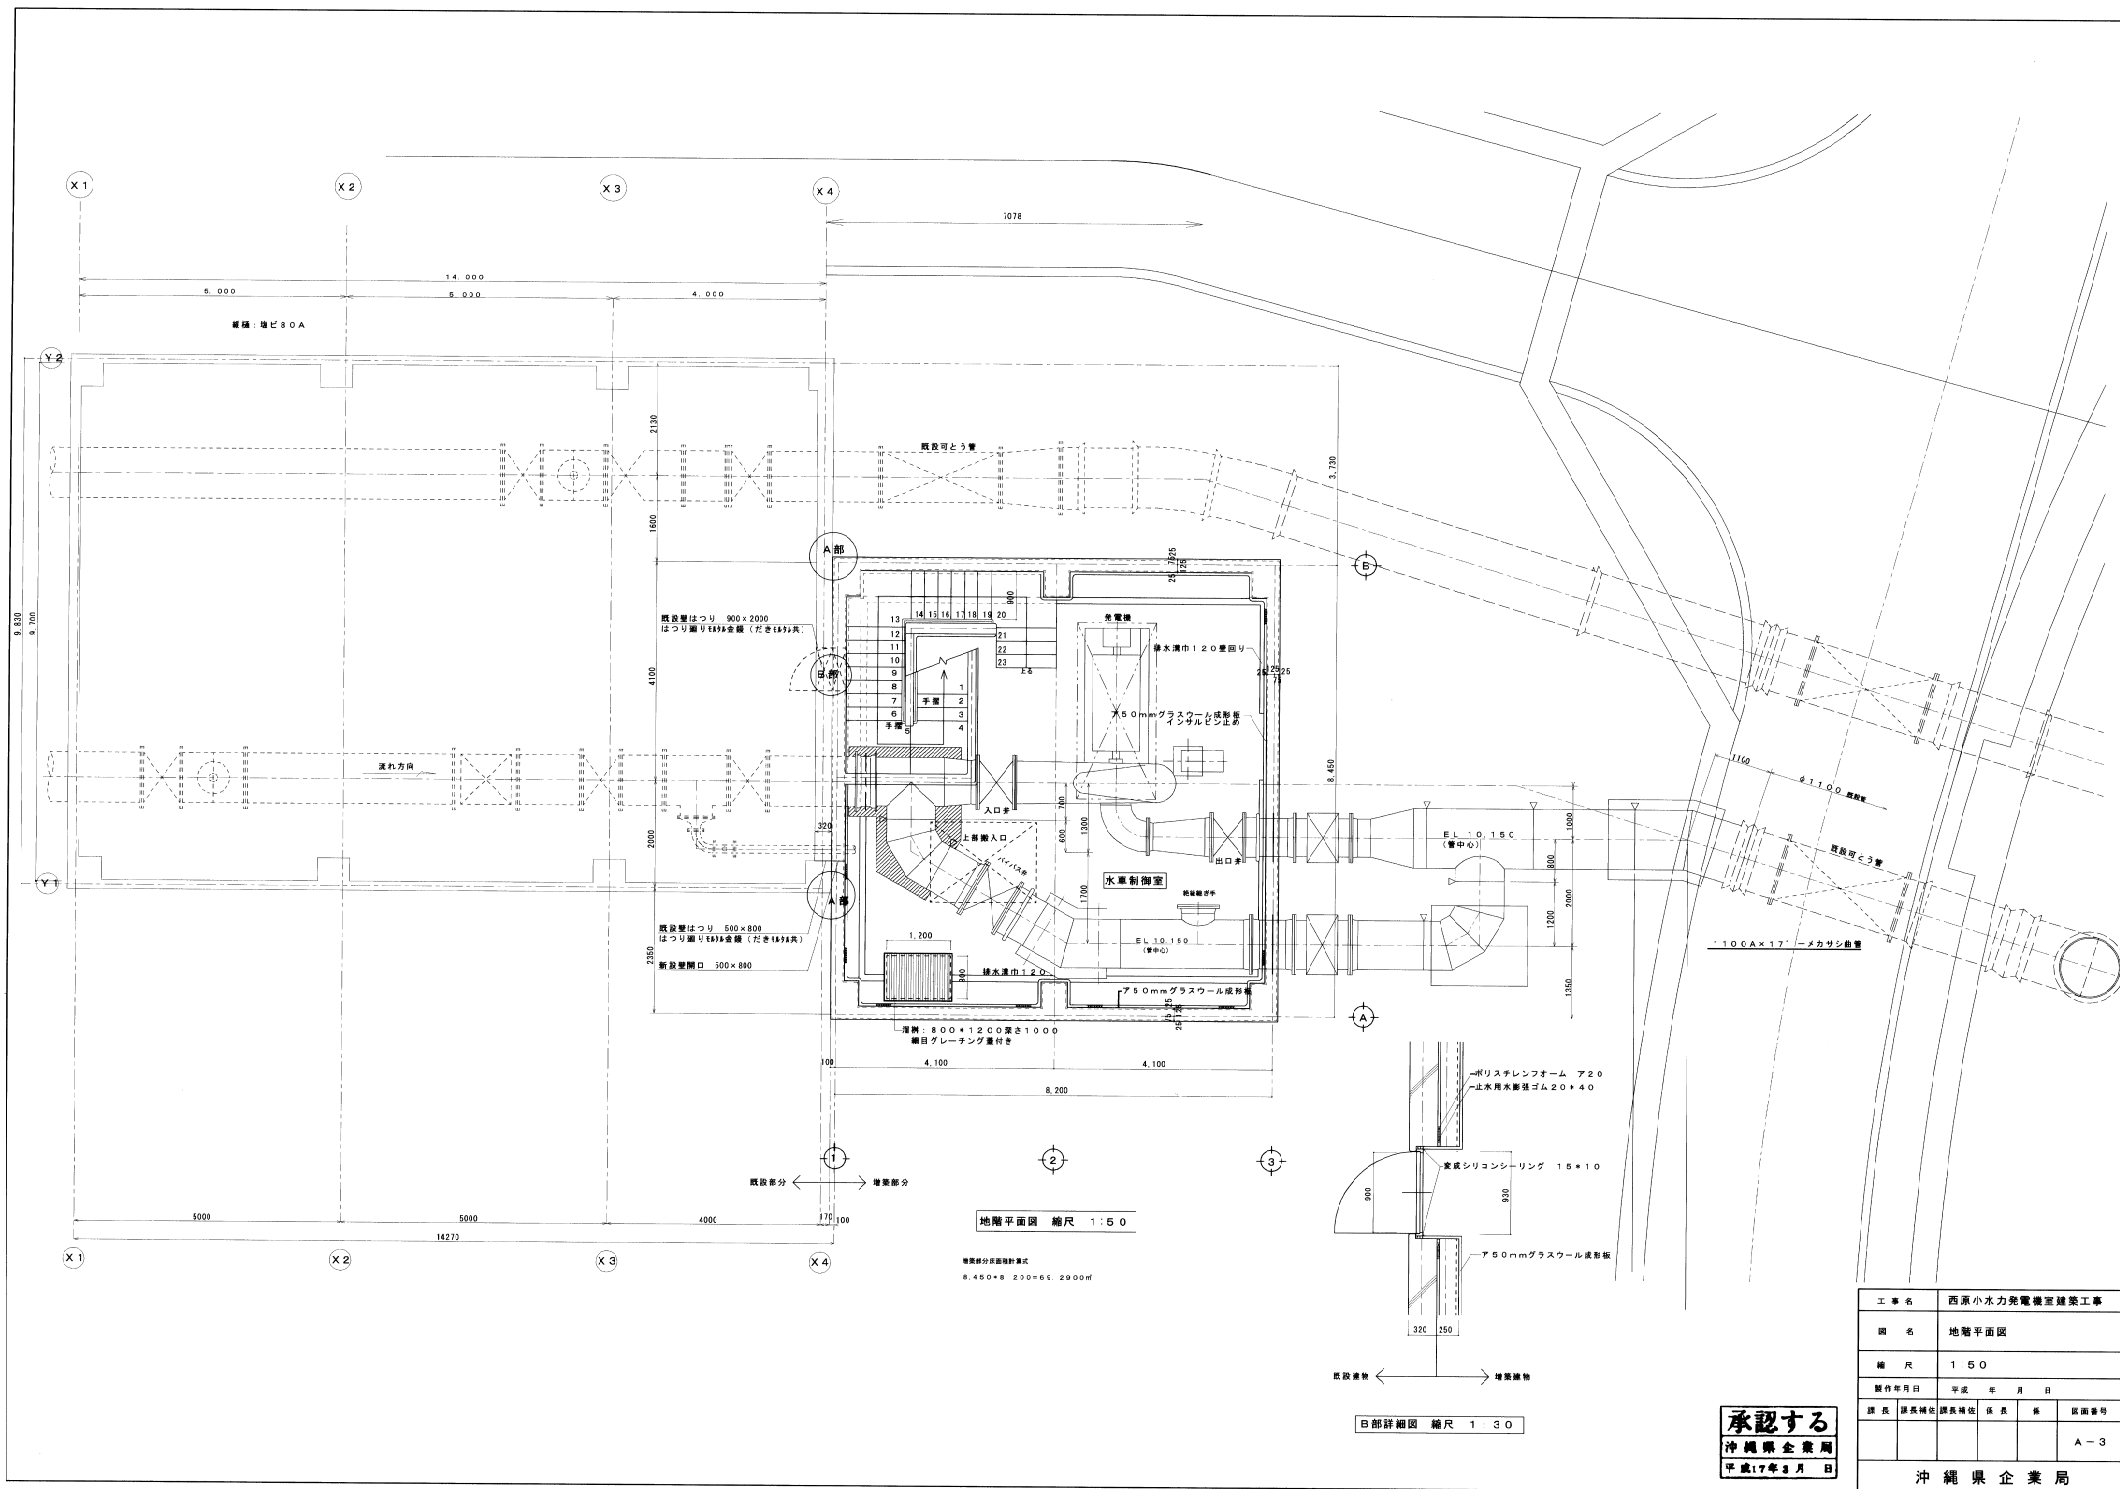


工事名	西原小水力発電機室建築工事				
図名	地盤平面図				
縮尺	1 5 0				
製作年月日	平成	年	月	日	
課長	課長補佐	課長補佐	係長	係	図面番号
					A-3

承認する
沖縄県企業局
平成17年8月 日

沖縄県企業局

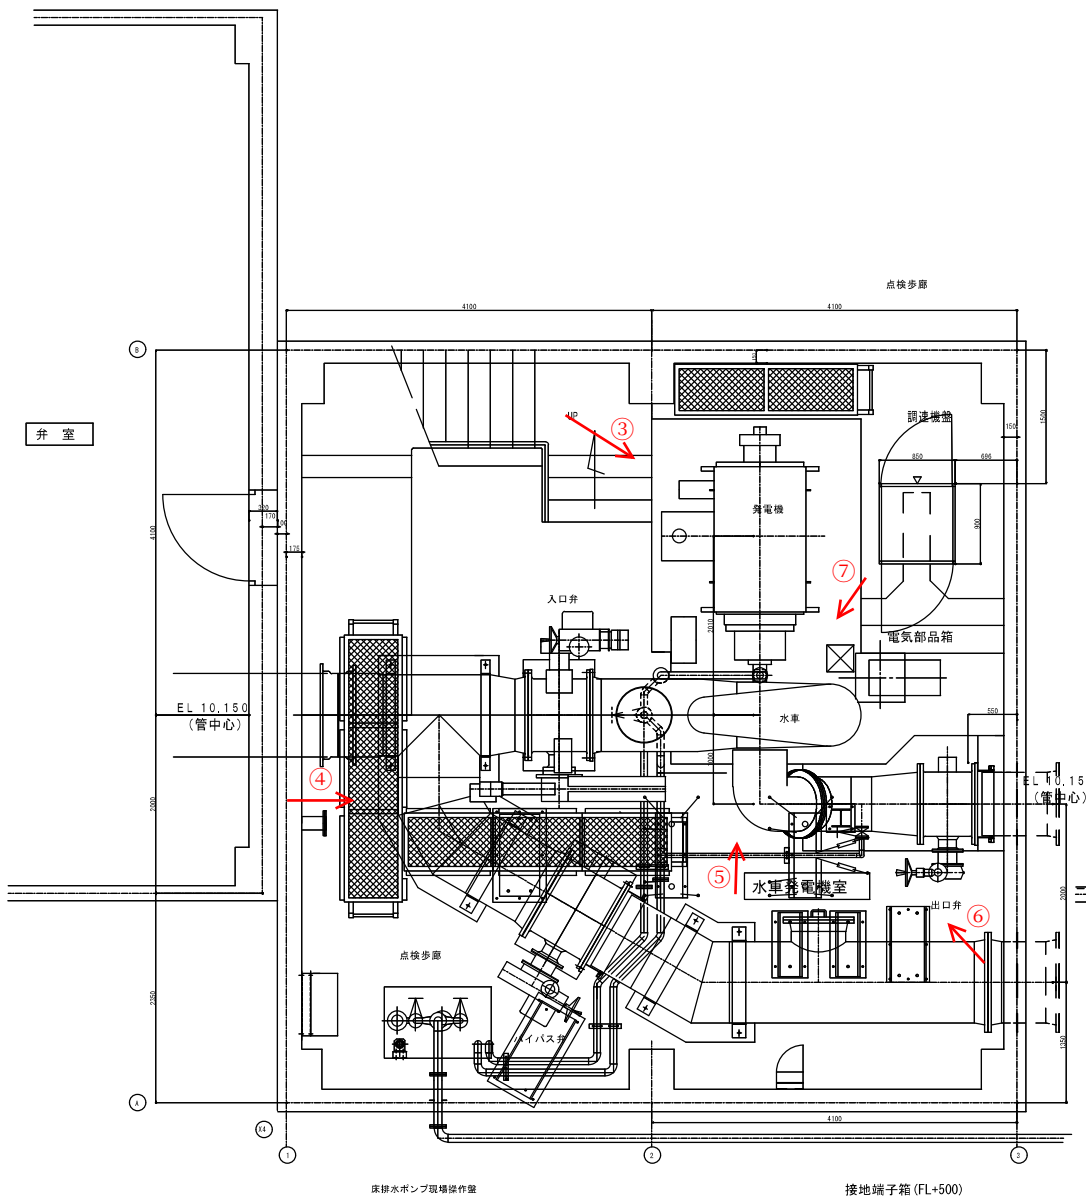


B1F 水車発電機室配置

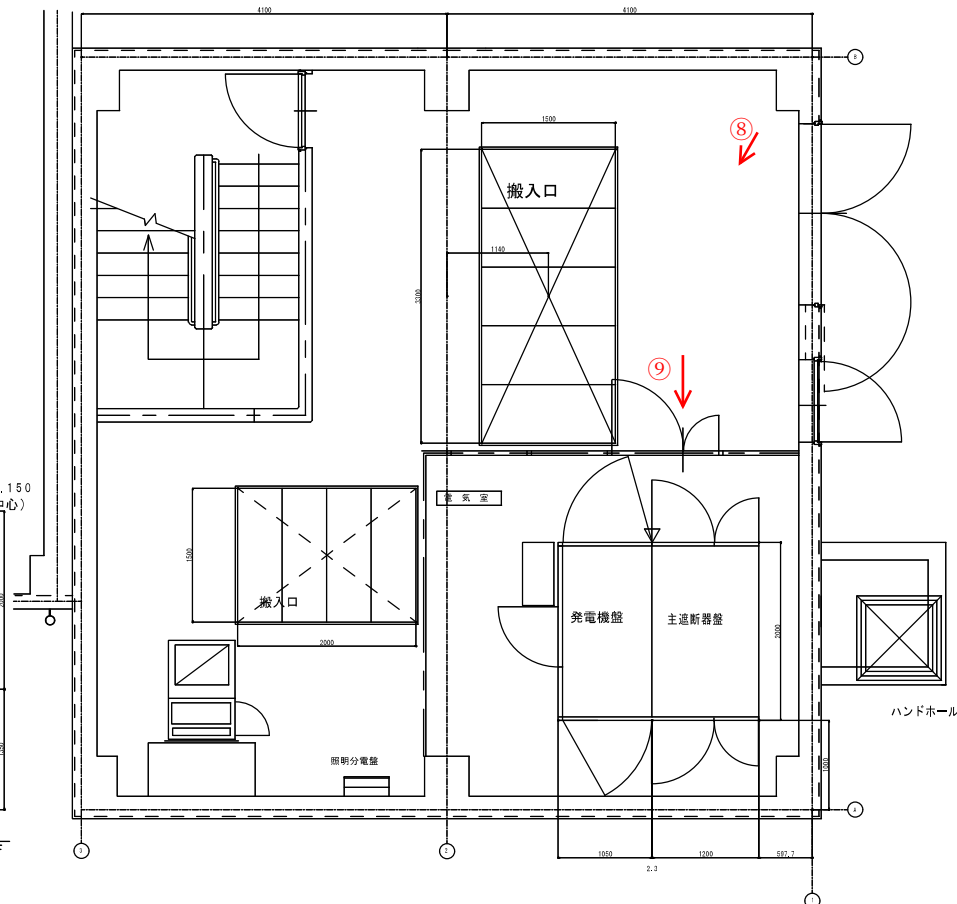


1FL 電気室配置


事業名	西原浄水場小水力発電設備設置工事					
図名	発電所配置図					
縮尺						
製作年月日	平成	年	月	日		
課長	課長補佐	課長補佐	係長	係	図面番号	
						12
沖縄県企業局						

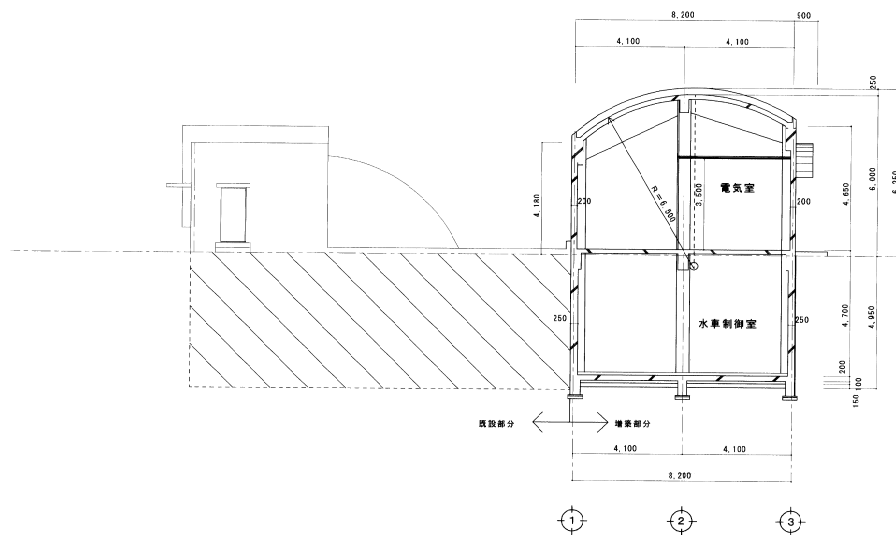

横断面図 縮尺 1:100

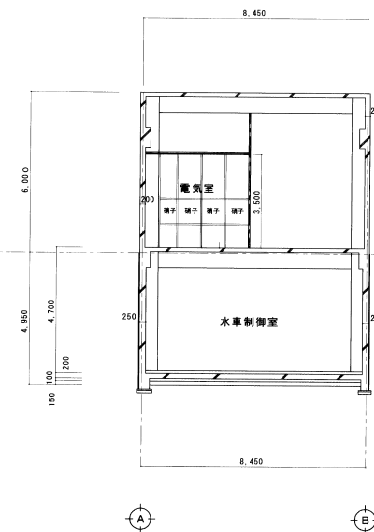


縦断面図 縮尺 1:100

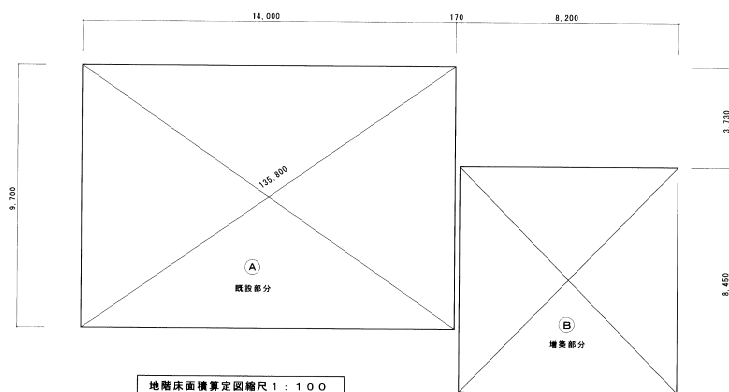

地階床面積算定図縮尺 1:100

Ⓐ 既設部分地階床面積計算式
14,000 × 9,700 = 135,800㎡

Ⓑ 増設部分地階床面積計算式
8,450 × 3,720 = 31,434㎡

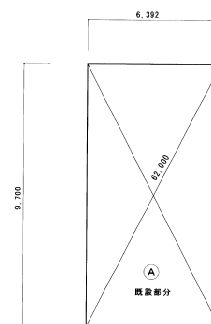

1階床面積算定図縮尺 1:100


Ⓐ 既設部分1階床面積計算式
6,392 × 9,700 = 62,002㎡

Ⓑ 増設部分1階床面積計算式
8,450 × 3,720 = 31,434㎡

建築基準法に定める床面積			
用途部分	増設部分	既設部分	合 計
1 階	69.29㎡	62.00㎡	131.29㎡
地 階	69.29㎡	135.80㎡	205.09㎡
合 計	138.58㎡	197.80㎡	336.38㎡

承認する
沖縄県企業局
平成17年3月 日

工事名	西原小水力発電機室建築工事				
図 名	断面図、床面積算定図				
縮 尺	1:100				
製作年月日	平成	年	月	日	
課長	課長補佐	課長補佐	係長	係	図章番号
					A-5
沖縄県企業局					

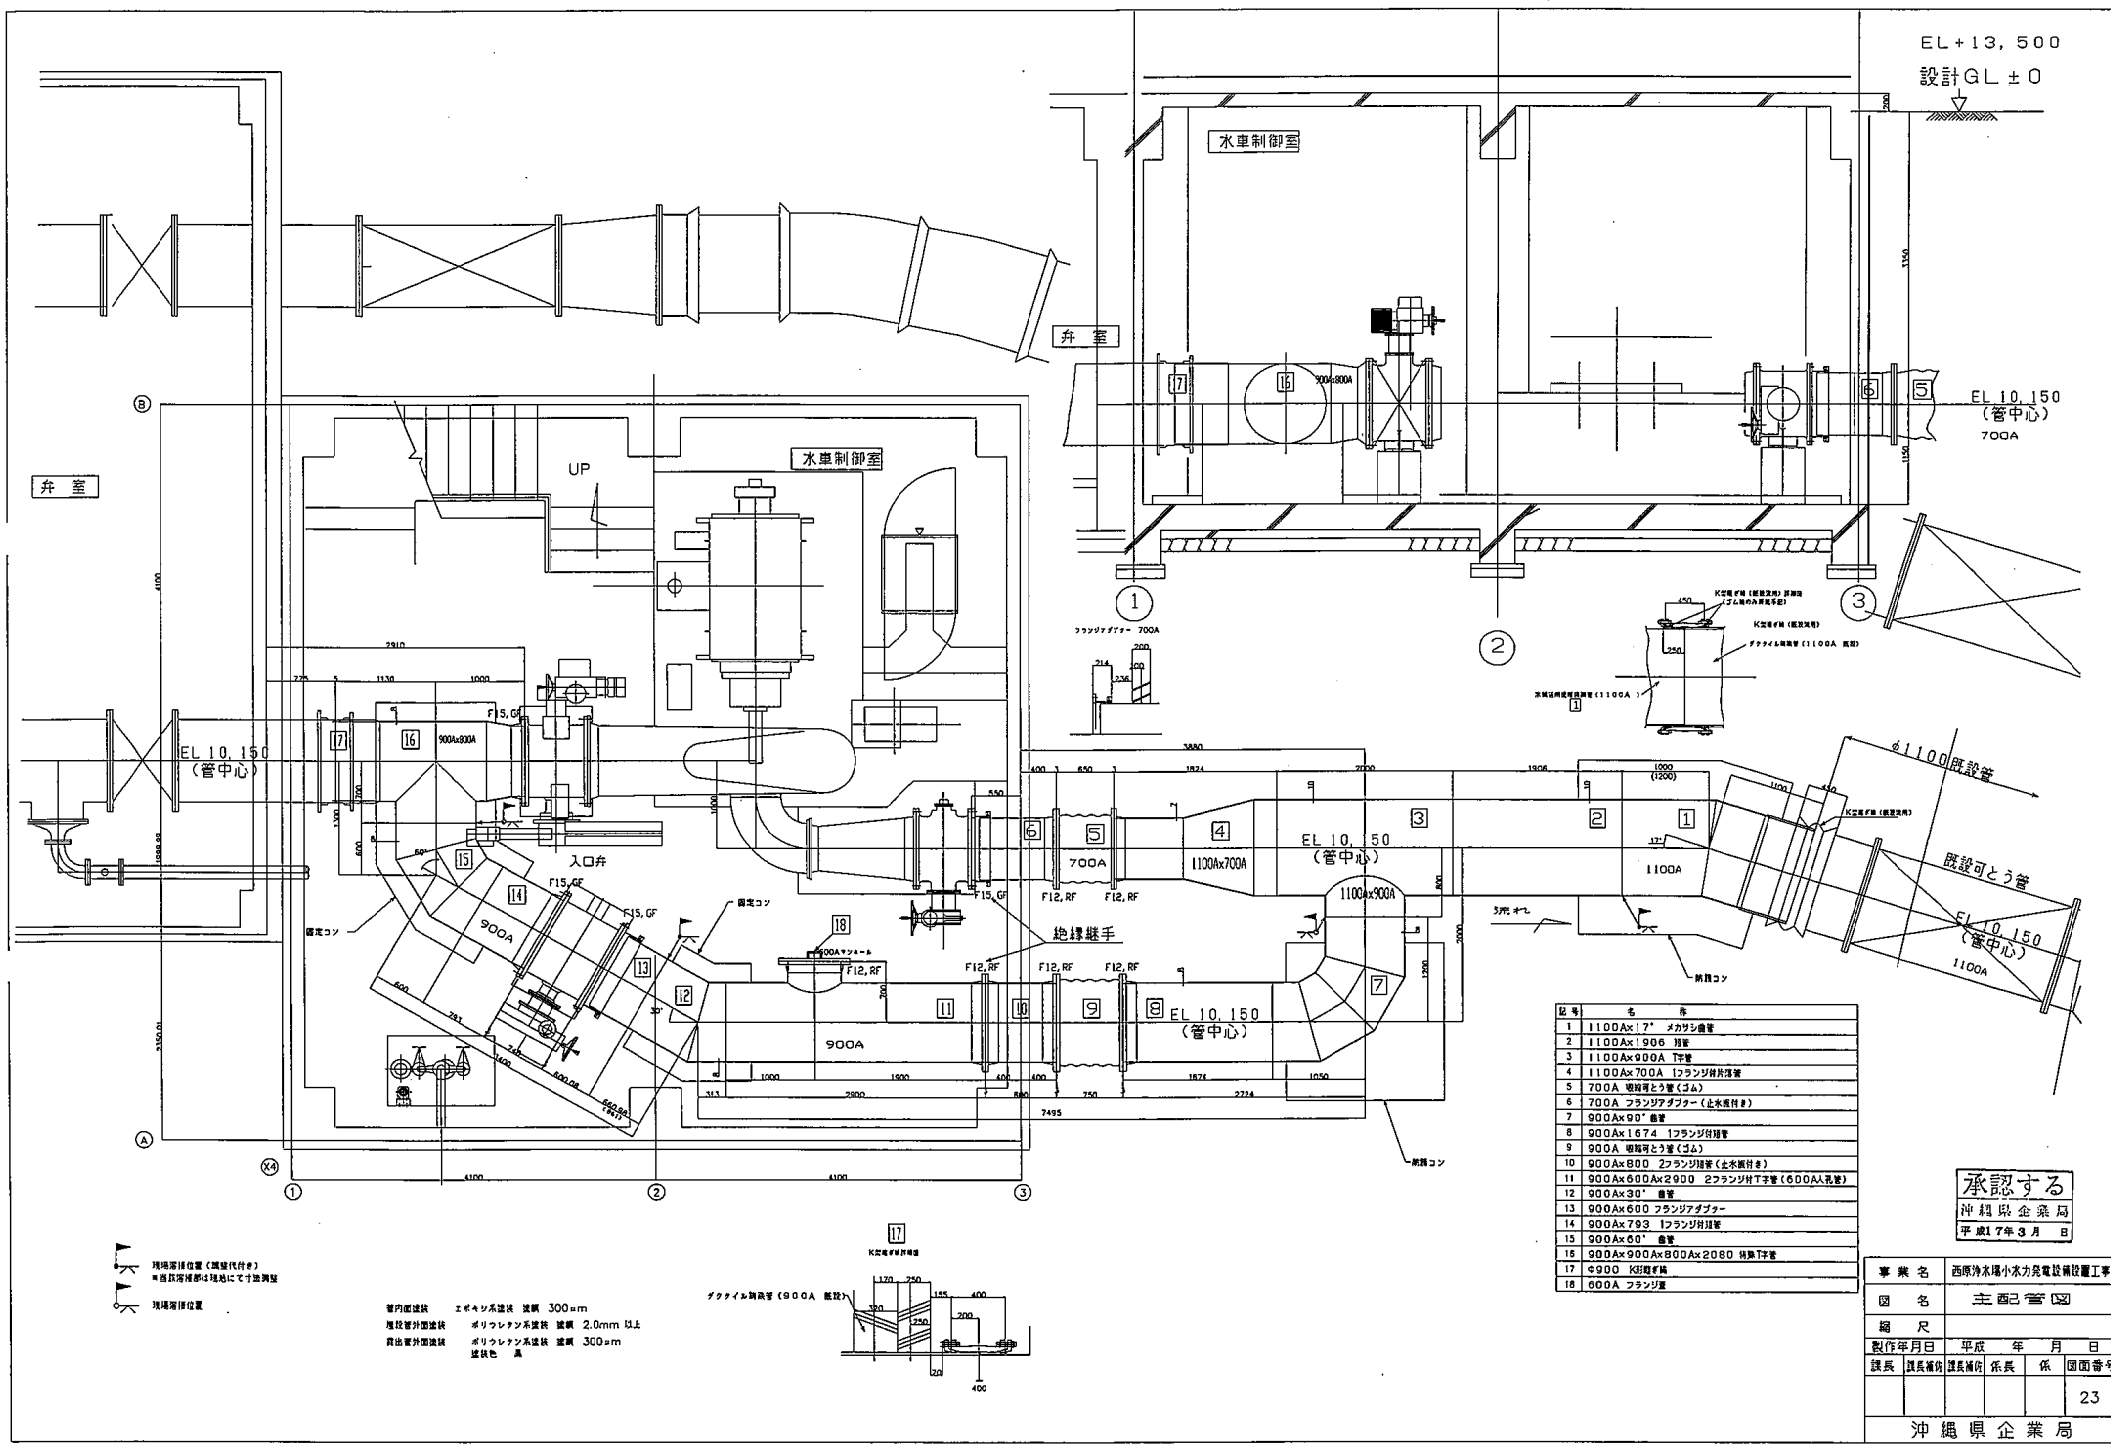

記号	名	数
1	1100Ax1.7" オカシ継管	
2	1100Ax1.996" 継管	
3	1100Ax900A 継管	
4	1100Ax700A 1フランジ付継管	
5	700A 継管とラジエーター (3本)	
6	700A フランジアダプター (止水継付)	
7	900Ax90° 継管	
8	900Ax1.674" 1フランジ付継管	
9	900A 継管とラジエーター (3本)	
10	900Ax800 2フランジ継管 (止水継付)	
11	900Ax600Ax2000 2フランジ付継管 (600A孔)	
12	900Ax30° 継管	
13	900Ax600 フランジアダプター	
14	900Ax793 1フランジ付継管	
15	900Ax60° 継管	
16	900Ax900Ax800Ax2000 継管T字	
17	9000 K型継管	
18	600A フランジ	

承認する
沖越 隆 企業局
平成17年3月8日

事業名	西原浄水場小水力発電設備設置工事
図名	主配管図
縮尺	
製作年月日	平成 年 月 日
課長	課長補佐
係長	係
図面番号	23

沖越 隆 企業局



写真 敷地平面図

①

原水調整池



写真 敷地平面図

②

発電機室



写真 敷地平面図

③

水車発電機室

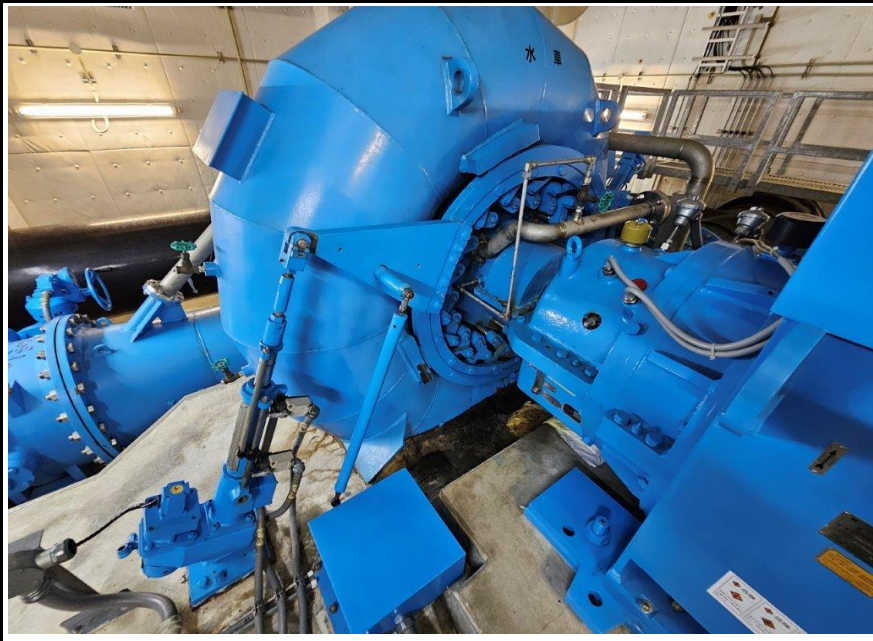


写真 敷地平面図

⑦

水車発電機室



写真 敷地平面図

⑧

電気室



写真 敷地平面図

⑨

電気室